


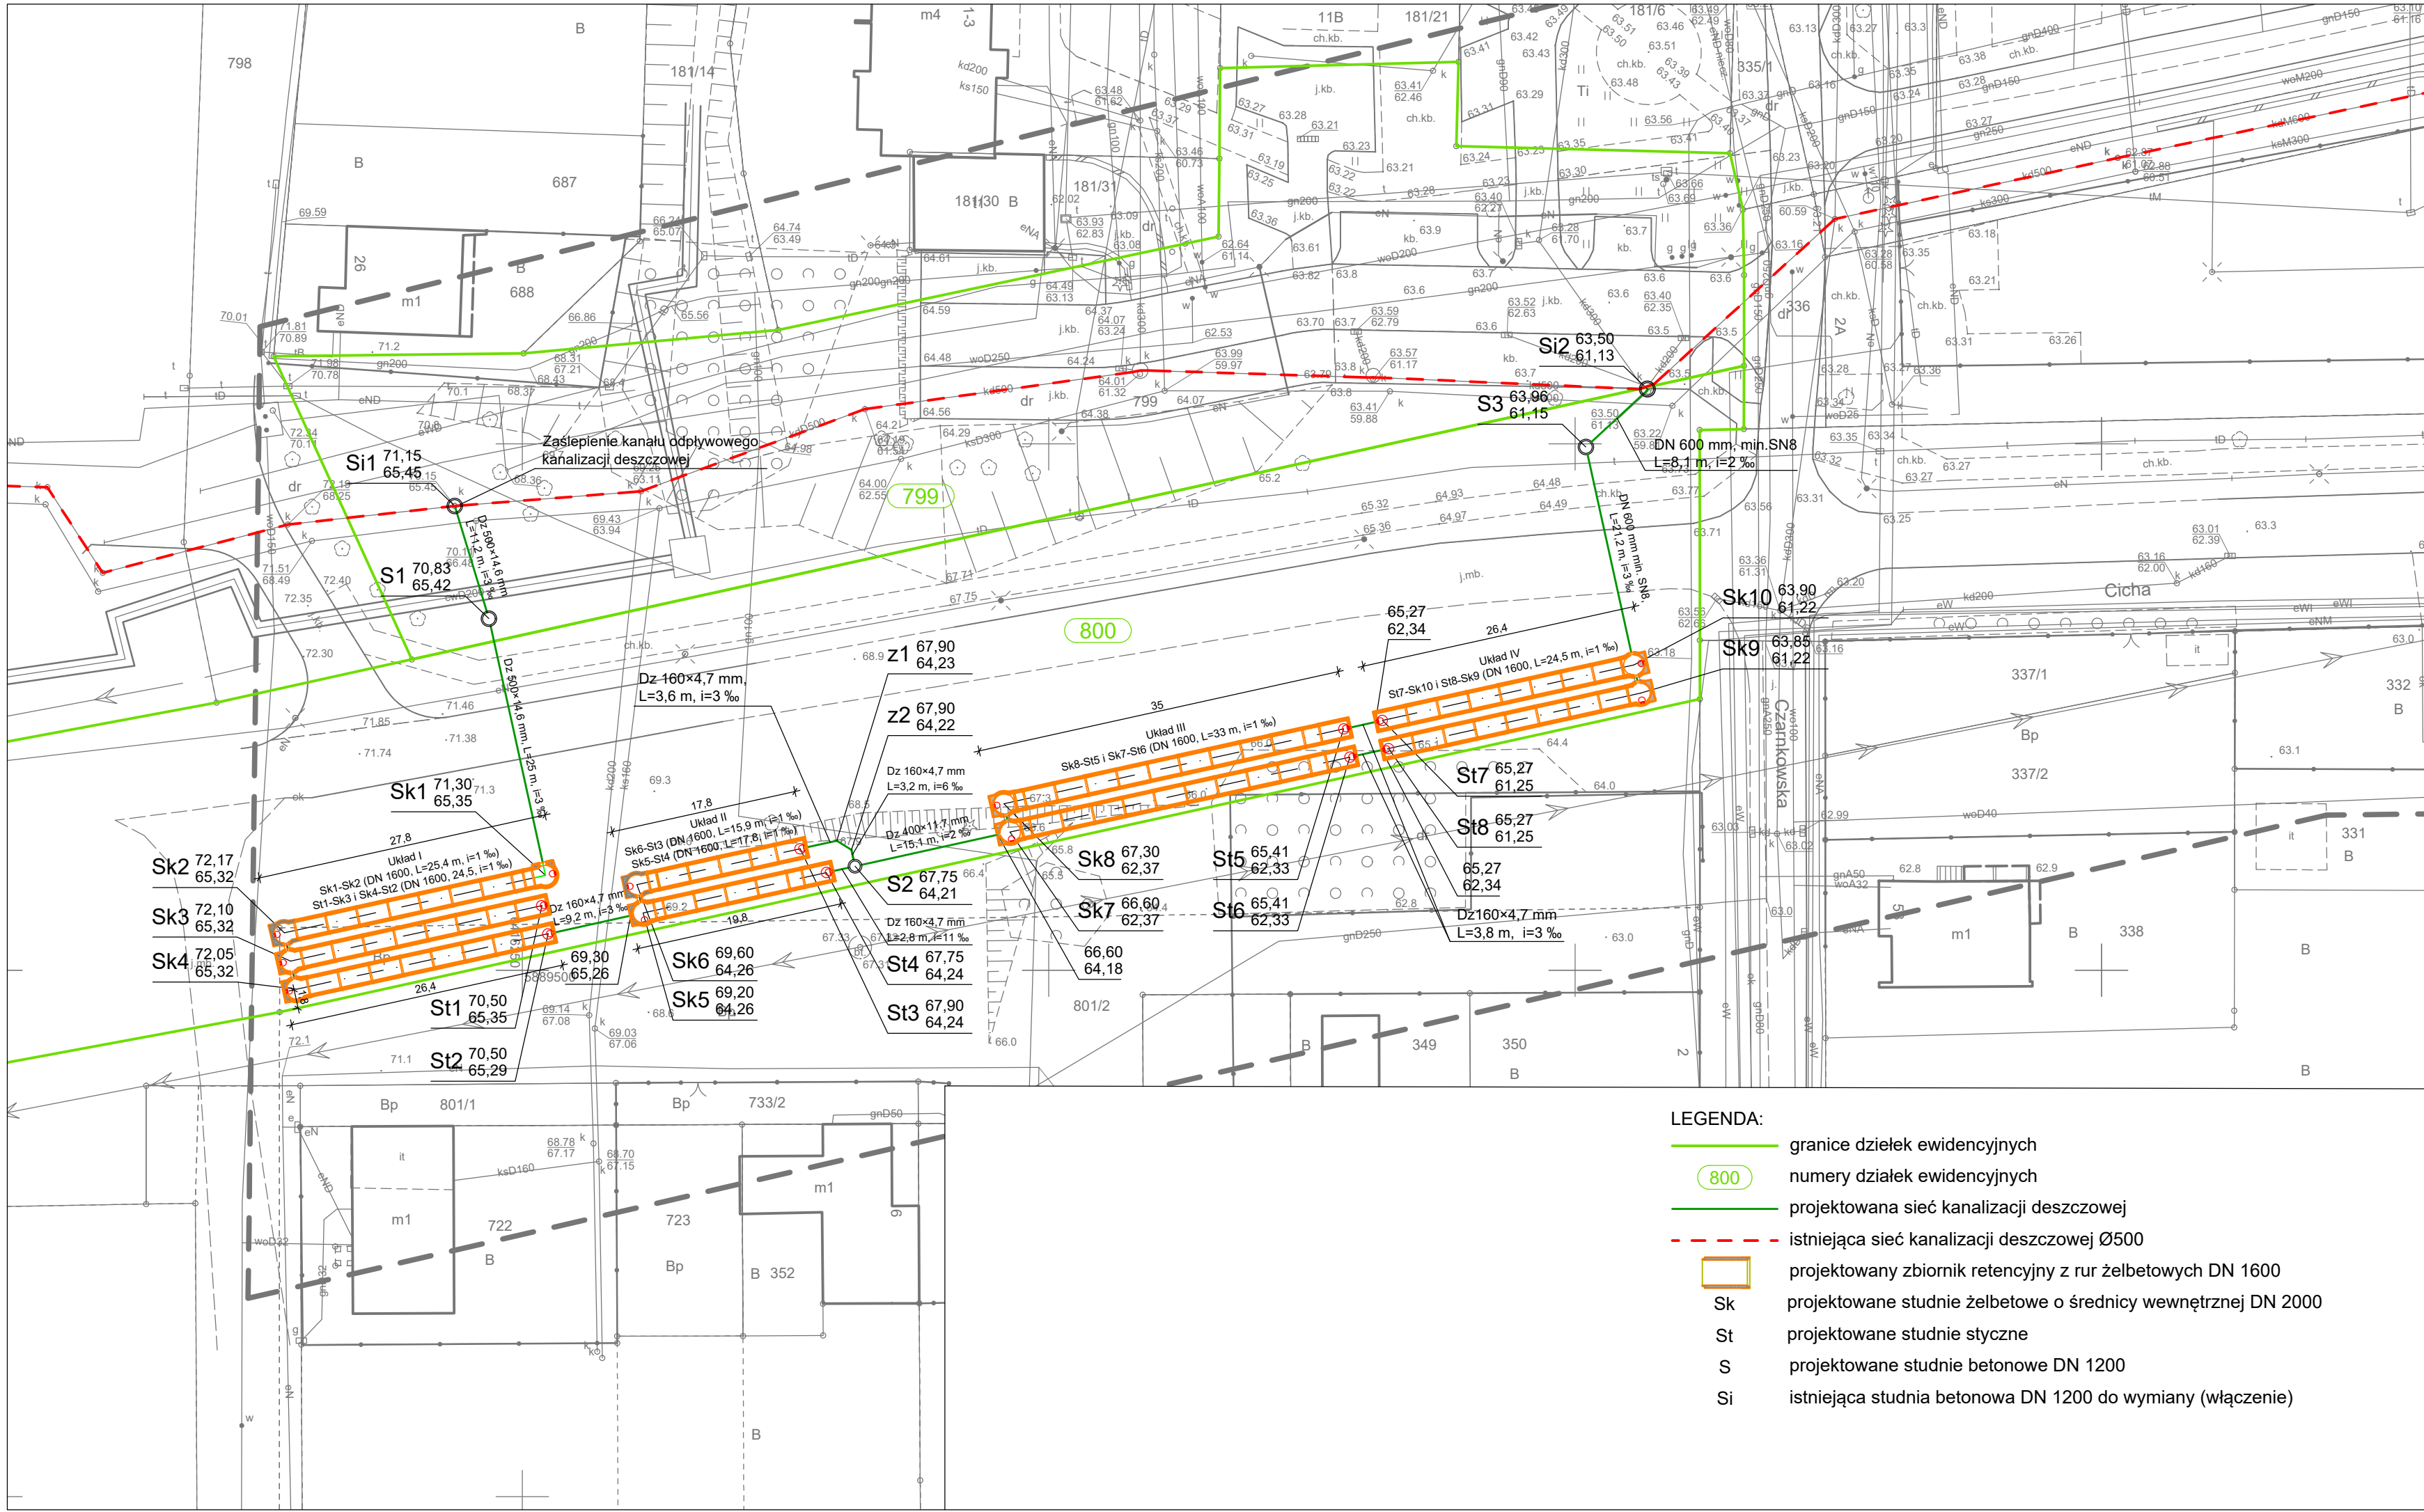

- LEGENDA:
- granicze działek ewidencyjnych
 - numery działek ewidencyjnych
 - projektowana sieć kanalizacji deszczowej
 - istniejąca sieć kanalizacji deszczowej Ø500
 - projektowany zbiornik retencyjny z rur żelbetowych DN 1600
 - projektowane studnie żelbetowe o średnicy wewnętrznej DN 2000
 - projektowane studnie styczne
 - projektowane studnie betonowe DN 1200
 - istniejąca studnia betonowa DN 1200 do wymiany (włączenie)

MAPA DO CELÓW PROJEKTOWYCH		
Oznaczenie kancelaryjne zgłoszenia pracy geodezyjnej	WGK.6640.1.1645.2024	
Położenie	Piła, ul. Cicha	
Jednostka ewidencyjna	Identyfikator	301901_1
	Nazwa	Piła - Miasto
Obręb ewidencyjny	Identyfikator	0025
	Nazwa	PIŁA 25
Skala mapy	1:500	
Nazwa układu współrzędnych	Prostokątny płaski	2000/6
	Układ wysokościowy	PL-EVRF2007-NH
Oznaczenie granic obszaru, który był przedmiotem aktualizacji	-----	
Nr sekcji	6.193.10.03.2.3, 6.193.10.03.2.4, 6.193.10.03.4.1, 6.193.10.03.4.2	
Informacje o służebnościach gruntowych mających wpływ na zagospodarowanie gruntów zlokalizowanych w granicach projektowanej inwestycji	Nie sprawdzono	
Data opracowania mapy	30.08.2024	
Stan aktualny na dzień	23.08.2024	
Identyfikator materiału zasobu	P.3019.2024.1623	
Uwagi	Nie wyklucza się istnienia w terenie innych niewskazanych na mapie urządzeń podziemnych, które nie były zgłoszone do inwentaryzacji lub o których brak jest informacji w instytucjach branżowych	
Opracował:	Geodeta Uprawniony Upr. Nr 18549 mgr inż. Mariusz Lipiński	

Jestem świadomy odpowiedzialności karnej za złożenie fałszywych oświadczeń. Oświadczam, że operat techniczny zawierający rezultaty prac geodezyjnych w wyniku których powstał niniejszy dokument uzyskał pozytywny wynik weryfikacji.	
Identyfikator zgłoszenia prac geodezyjnych	WGK.6640.1.1645.2024
Organ służby geodezyjnej, który otrzymał zgłoszenie	Starosta Piłki
Wykonawca prac geodezyjnych	Usługi Geodezyjne i Kartograficzne „GEOMAR” Mariusz Lipiński ul. Wojska Polskiego 2-6, 78-600 Wałcz NIP 767-121-47-20 REGON 570883222 tel. 502 665 503 biuro@geodetalipinski.pl
Nr oraz data sporządzenia dokumentu zawierającego wynik pozytywnej weryfikacji	Nr 1 z dn. 30.08.2024 r.
Imię i nazwisko, numer uprawnień zawodowych kierownika prac	mgr inż. Mariusz Lipiński nr uprawnień 18549

Podpis jest prawidłowy
Dokument podpisany przez:
Mariusz Lipiński
Data: 2024.08.23 21:02:02
CEST

	MIEJSKIE WODOCIĄGI I KANALIZACJA SPÓŁKA Z O.O. DZIAŁ INWESTYCJI I ROZWOJU UL. WAŁECKA 20, 64-920 PIŁA
INWESTOR:	MIEJSKIE WODOCIĄGI I KANALIZACJA SPÓŁKA Z O.O. UL. WAŁECKA 20, 64-920 PIŁA
TYTUŁ PROJEKTU:	BUDOWA ZBIORNIKA RETENCYJNEGO WÓD OPADOWYCH LUB ROZTOPOWYCH WRAZ Z KANAŁAMI PRZYŁĄCZENIOWYMI DO SIECI KANALIZACJI DESZCZOWEJ W REJONIE ULIC CICHEJ I CZARNKOWSKIEJ W PIŁE
ADRES INWESTYCJI:	UL. CICHĄ I CZARNKOWSKĄ 64-920 PIŁA dz. nr 799 i 800 obręb 0025, jedn. ewd. 301901_1 Piła
TYTUŁ RYSUNKU:	PROJEKT ZAGOSPODAROWANIA TERENU
PROJEKTOWAŁ: INŻ. GRZEGORZ GÓRKA upr. nr WKP/0287/POOS/07 do projektowania bez ograniczeń w specjalności instalacyjnej w zakresie sieci, instalacji i urządzeń cieplnych, wentylacyjnych, gazowych, wodociągowych i kanalizacyjnych	STADIUM OPRACOWANIA: PT KAT. OBIEKTU: XXVI
SPRAWDZIŁA: MGR INŻ. MAŁGORZATA MACIASZEK upr. nr WKP/0179/PWOS/19 do projektowania i kierowania robotami budowlanymi bez ograniczeń w specjalności instalacyjnej w zakresie sieci, instalacji i urządzeń cieplnych, wentylacyjnych, gazowych, wodociągowych i kanalizacyjnych	DATA OPRACOWANIA: MARZEC 2026 BRANŻA: SANITARNA SKALA: 1:500
OPRACOWAŁA: INŻ. MAŁGORZATA PODKOWA	NR RYSUNKU: 1