


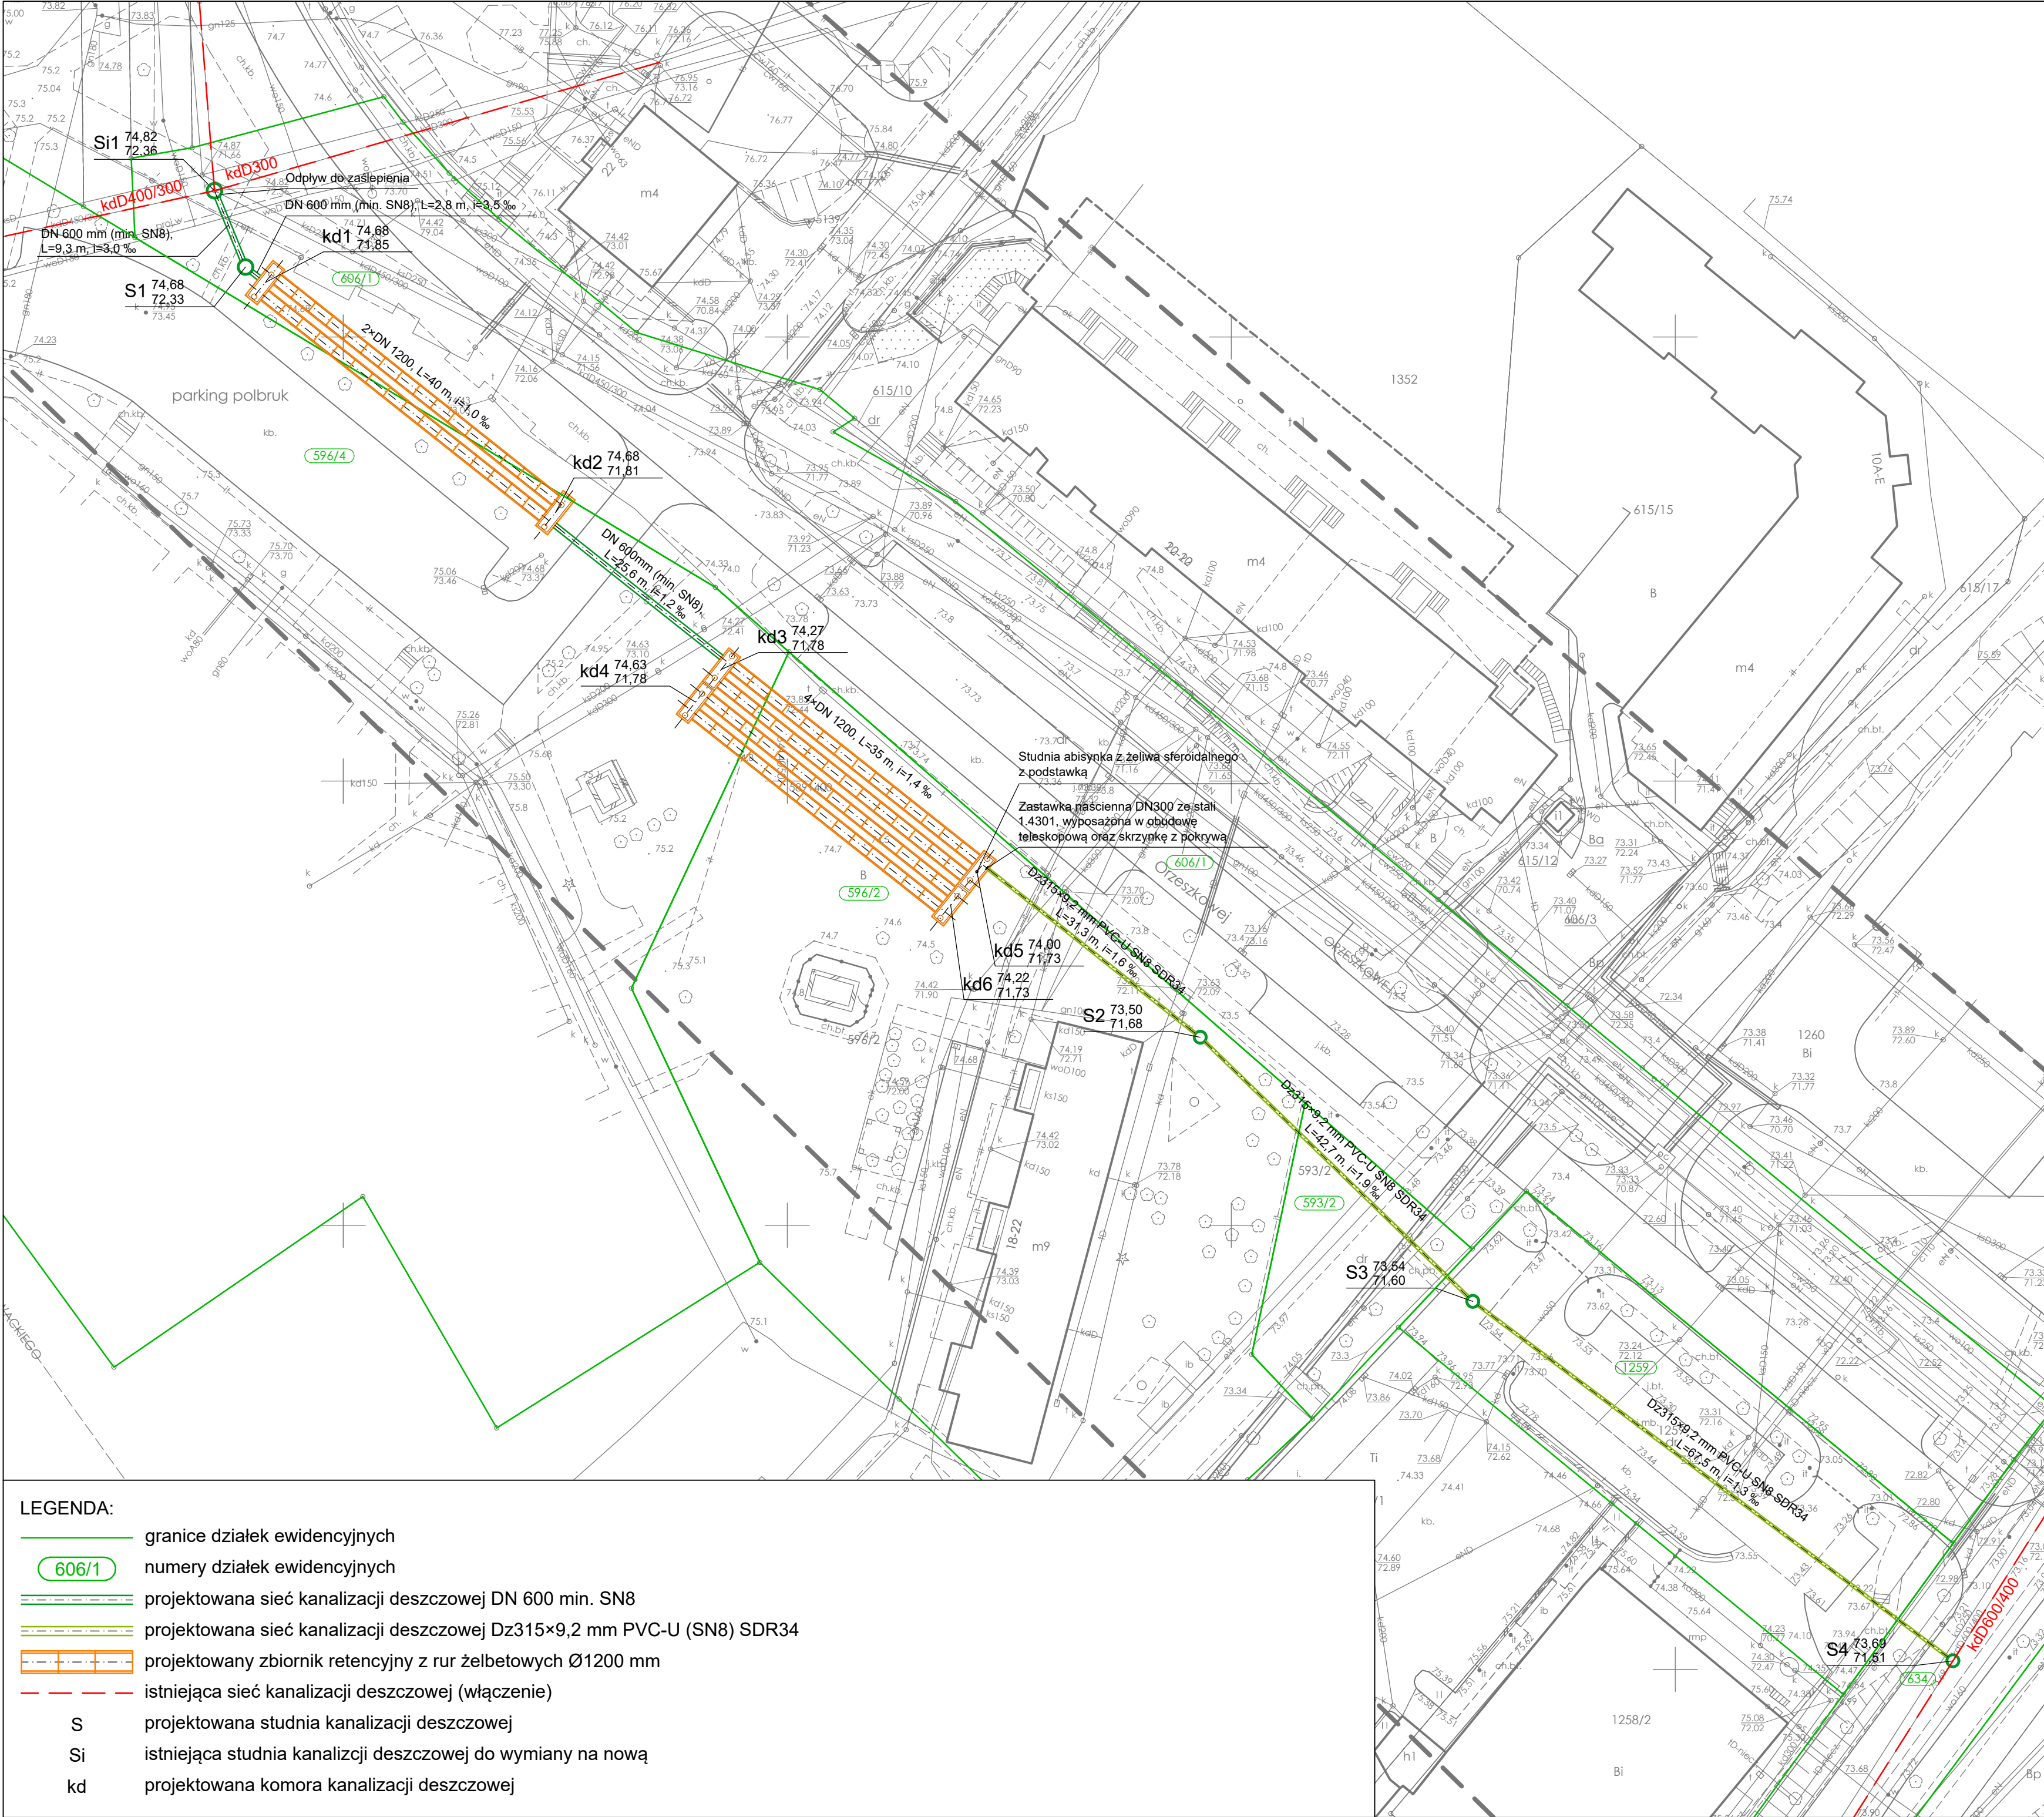

- LEGENDA:
- graniec działek ewidencyjnych
 - numery działek ewidencyjnych
 - projektowana sieć kanalizacji deszczowej DN 600 min. SN8
 - projektowana sieć kanalizacji deszczowej D315×9,2 mm PVC-U (SN8) SDR34
 - projektowany zbiornik retencyjny z rur żelbetowych Ø1200 mm
 - istniejąca sieć kanalizacji deszczowej (włączenie)
 - S projektowana studnia kanalizacji deszczowej
 - Si istniejąca studnia kanalizcji deszczowej do wymiany na nową
 - kd projektowana komora kanalizacji deszczowej

MAPA DO CELÓW PROJEKTOWYCH			
Oznaczenie kancelaryjne zgłoszenia pracy geodezyjnej	WGK.6640.1.1646.2024		
Położenie	Piła, ul. Orzeszkowej	Identyfikator	301901_1
Jednostka ewidencyjna		Nazwa	Piła - Miasto
Obręb ewidencyjny		Identyfikator nazwa	0019 Piła 19
Skala mapy	1:500		
Nazwa układu współrzędnych	Prostokątny płaski	2000/6	Układ wysokościowy PL-EVRF2007-NH
Oznaczenie granic obszaru, który był przedmiotem aktualizacji	-----		
Nr sekcji	6.194.10.17.1.3, 6.194.10.17.3.2, 6.194.10.17.3.1		
Informacje o służebnościach gruntowych mających wpływ na zagospodarowanie gruntów zlokalizowanych w granicach projektowanej inwestycji	Nie sprawdzono		
Data opracowania mapy	03.09.2024		
Stan aktualny na dzień	09.08.2024		
Identyfikator materiału zasobu	P.3019.2024.1641		
Uwagi	Nie wyklucza się istnienia w terenie innych niewskazanych na mapie urządzeń podziemnych, które nie były zgłoszone do inwentaryzacji lub o których brak jest informacji w instytucjach branżowych		
Opracował:	Geodeta Uprawniony Upr. Nr 18549 mgr inż. Mariusz Lipiński		

Jestem świadomy odpowiedzialności karnej za złożenie fałszywych oświadczeń Oświadczam, że operat techniczny zawierający rezultaty prac geodezyjnych w wyniku których powstał niniejszy dokument uzyskał pozytywny wynik weryfikacji	
Identyfikator zgłoszenia prac geodezyjnych	WGK.6640.1.1646.2024
Organ służby geodezyjnej, który otrzymał zgłoszenie	Starosta Piłki
Wykonawca prac geodezyjnych	Usługi Geodezyjne i Kartograficzne GEOMAP Mariusz Lipiński ul. Wojska Polskiego 2-6, 78-600 Wałcz NIP 787-121-47-20 REGON 570883222 tel. 502 665 503 biuro@geodetalipinski.pl
Nr oraz data sporządzenia dokumentu zawierającego wynik pozytywnej weryfikacji	Nr 2 z dn. 03.09.2024 r.
Imię i nazwisko, numer uprawnień zawodowych kierownika prac	mgr inż. Mariusz Lipiński nr uprawnień 18549

Podpis jest prawdziwy Dokument zawiera zawiera 10.34.21 CEST	
	MIEJSKIE WODOCIĄGI I KANALIZACJA SPÓŁKA Z O.O. DZIAŁ INWESTYCJI I ROZWOJU UL. WAŁECKA 20, 64-920 PIŁA
INWESTOR:	MIEJSKIE WODOCIĄGI I KANALIZACJA SPÓŁKA Z O.O. UL. WAŁECKA 20, 64-920 PIŁA
TYTUŁ PROJEKTU:	BUDOWA ZBIORNIKA RETENCYJNEGO WÓD OPADOWYCH LUB ROZTOPOWYCH WRAZ Z KANAŁAMI PRZYŁĄCZENIOWYMI DO SIECI KANALIZACJI DESZCZOWEJ W REJONIE ULICY ORZESKOWEJ W PIŁE
ADRES INWESTYCJI:	UL. ORZESKOWEJ 64-920 PIŁA
TYTUŁ RYSUNKU:	PROJEKT ZAGOSPODAROWANIA TERENU

PROJEKTOWAŁ: INŻ. GRZEGORZ GÓRKA upr. nr WKP/0287/POOS/07 do projektowania bez ograniczeń w specjalności instalacyjnej w zakresie sieci, instalacji i urządzeń cieplnych, wentylacyjnych, gazowych, wodociagowych i kanalizacyjnych	STADIUM OPRACOWANIA: PT KAT. OBIEKTU: XXVI
SPRAWDZIŁA: MGR INŻ. MAŁGORZATA MACIASZEK upr. nr WKP/0179/PWOS/19 do projektowania i kierowania robotami budowlanymi bez ograniczeń w specjalności instalacyjnej w zakresie sieci, instalacji i urządzeń cieplnych, wentylacyjnych, gazowych, wodociagowych i kanalizacyjnych	DATA OPRACOWANIA: MARZEC 2026 BRANŻA: SANITARNA SKALA: 1:500
OPRACOWAŁA: INŻ. MAŁGORZATA PODKOWA	NR RYSUNKU: 1